

- OZNACZENIA:
- gniazdo poj./podw zu
  - gniazdo poj./podw zu IP44
  - puszka 3-faz do pieca
  - wyłącznik pojedynczy
  - wyłącznik świecznikowy


10 OPRAWA Ø330

15 OPRAWA 595x595

19 OPRAWA D1200

20 OPRAWA EWAKUACYJNA 1W/E

21 OPRAWA AWARYJNA 1W/E

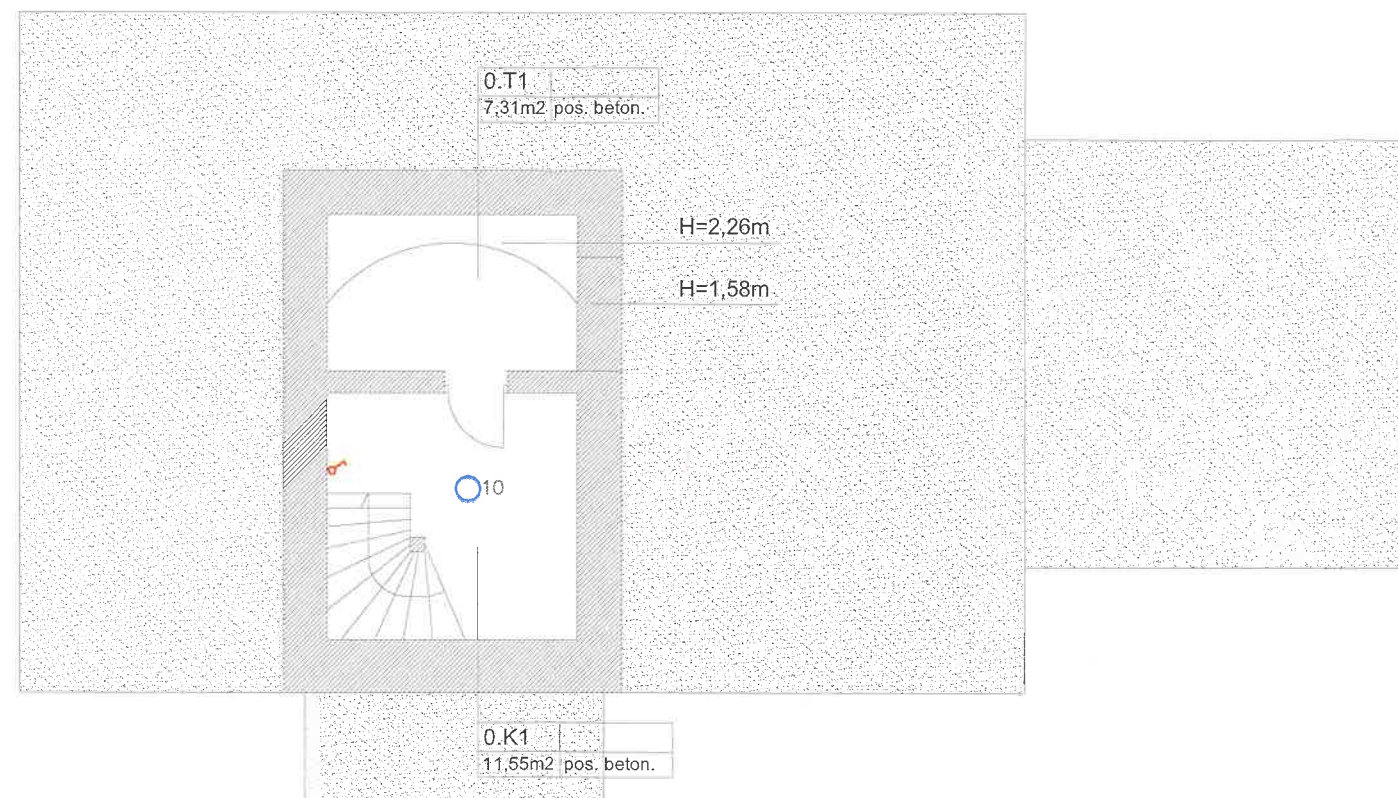

## POMIESZCZENIA PIWNICZNE BEZ ZMIAN

### PROJEKT TECHNICZNY RENOWACJA BUDYNKU "GENERAŁÓWKI" PRZY UL. PRZEDZAMCZE 3 W TORUNIU TEREN DZIAŁKI NR 140 /1 W OBRĘBIE 0016

#### INWESTOR:

GMINA MIASTA TORUŃ DZIAŁAJĄCA PRZES  
TORUŃSKĄ AGENDĘ KULTURY, TORUŃ, UL. KONOPNICKIEJ

#### JEDNOSTKA PROJEKTOWA:

PRZEDSIĘBIORSTWO USŁUGOWE WIESŁAW ROSIŃSKI  
87-100 TORUŃ, UL. GUSTAWA MORCINKA 1 /18


#### OPRACOWAŁ:

| PROJEKTANT                   | UPRAWNIENIA NR   | PODPIS |
|------------------------------|------------------|--------|
| mgr inż.<br>Antoni Rybarczyk | PDL/0071/PWBE/20 | AR     |
|                              |                  |        |

RYSUNEK NR: **E1** SKALA: **1:100**

### RZUT PIWNICY

DATA OPRACOWANIA: **SIERPIEŃ 2024**

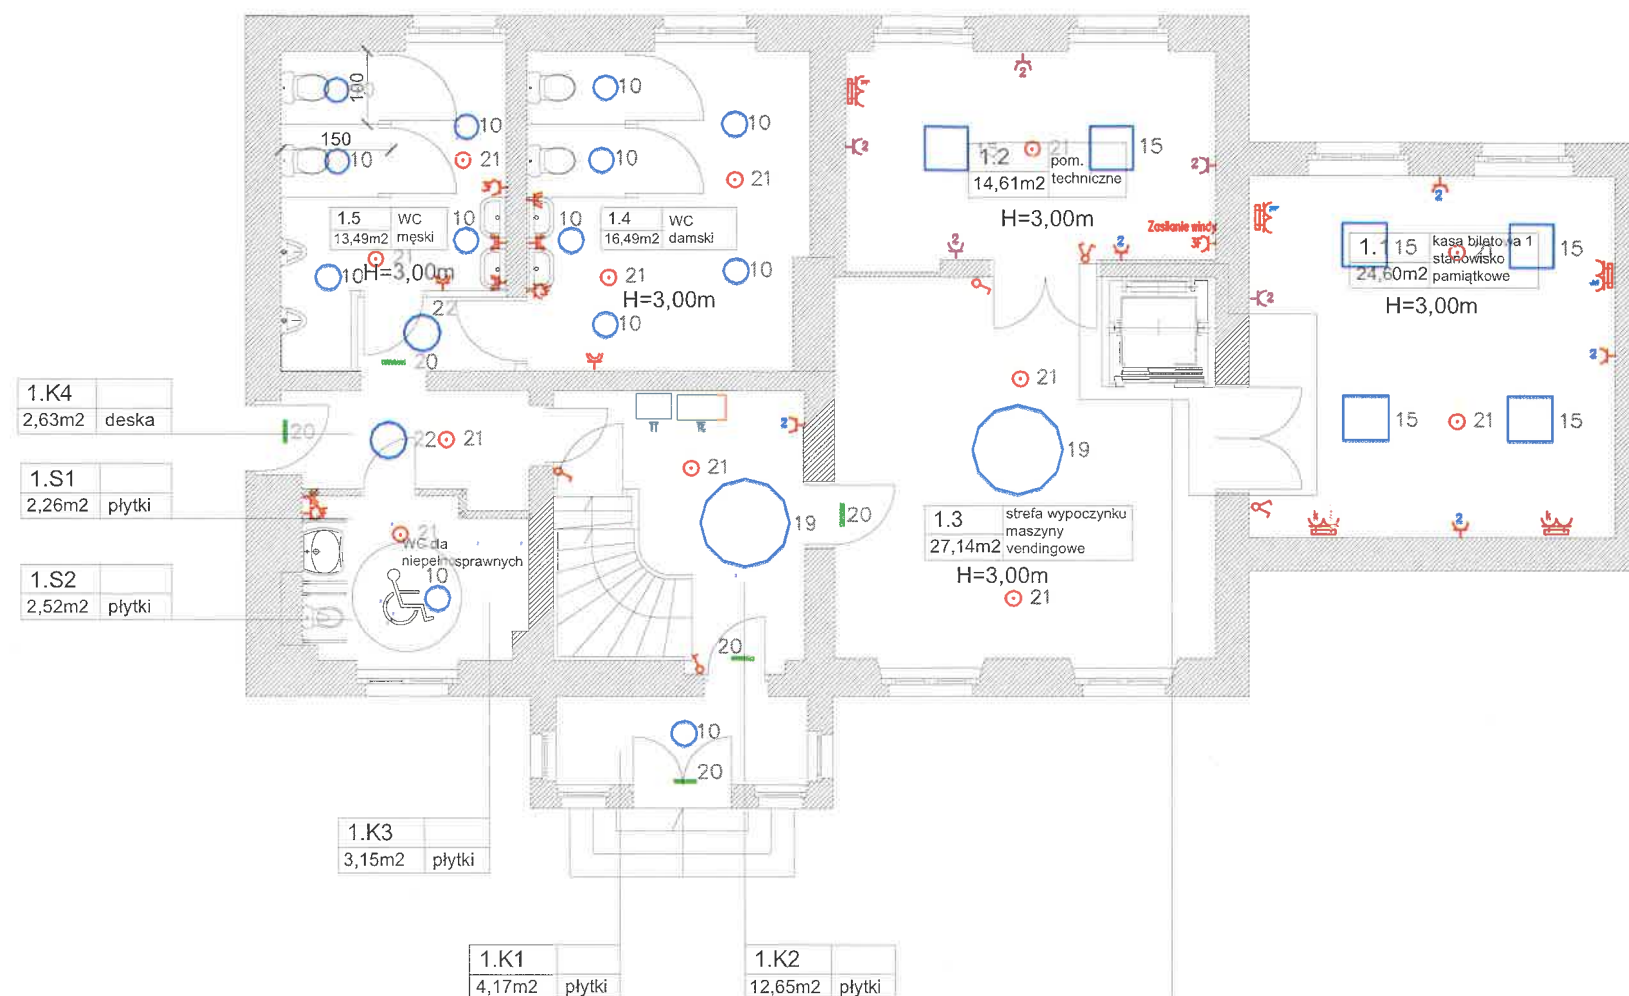

Obszar zmian projektu  
montaż windy dwuprzystankowej

- OZNACZENIA:
- gniazdo poj./podw zu
  - gniazdo poj./podw zu IP44
  - zestaw gniazd komp.-sieć
  - puszka 3-faz do pieca
  - wyłącznik pojedynczy
  - wyłącznik świecznikowy

- 10 OPRAWA D330
- 15 OPRAWA 595x595
- 19 OPRAWA D1200
- 20 OPRAWA EWAKUACYJNA 1W/E
- 21 OPRAWA AWARYJNA 1W/E

## REMONT POMIESZCZEŃ Z PRZEBUDOWĄ SANITARIATÓW DLA OSÓB NIEPEŁNOSPRAWNYCH

### PROJEKT ARCHITEKTONICZNO BUDOWLANY

RENOWACJA BUDYNKU "GENERAŁÓWKI"  
PRZY UL. PRZEDZAMCZE 3 W TORUNIU  
TEREN DZIAŁKI NR 140 /1 W OBRĘBIE 0016

INWESTOR:  
GMINA MIASTA TORUŃ DZIAŁAJĄCA PRZES  
TORUŃSKĄ AGENDĘ KULTURY, TORUŃ, UL. KONOPNICKIEJ

JEDNOSTKA PROJEKTOWA:

PRZEDSIĘBIORSTWO USŁUGOWE WIESŁAW ROSIŃSKI  
87-100 TORUŃ, UL. GUSTAWA MORCINKA 1 /18


OPRACOWAŁ:

| PROJEKTANT                   | UPRAWNIENIA NR   | PODPIS |
|------------------------------|------------------|--------|
| mgr inż.<br>Antoni Rybarczyk | PDL/0071/PWBE/20 |        |
|                              |                  |        |

RYSUNEK NR: **E2** SKALA: **1:100**

**RZUT PARTERU**

DATA OPRACOWANIA: **SIERPIEŃ 2024**

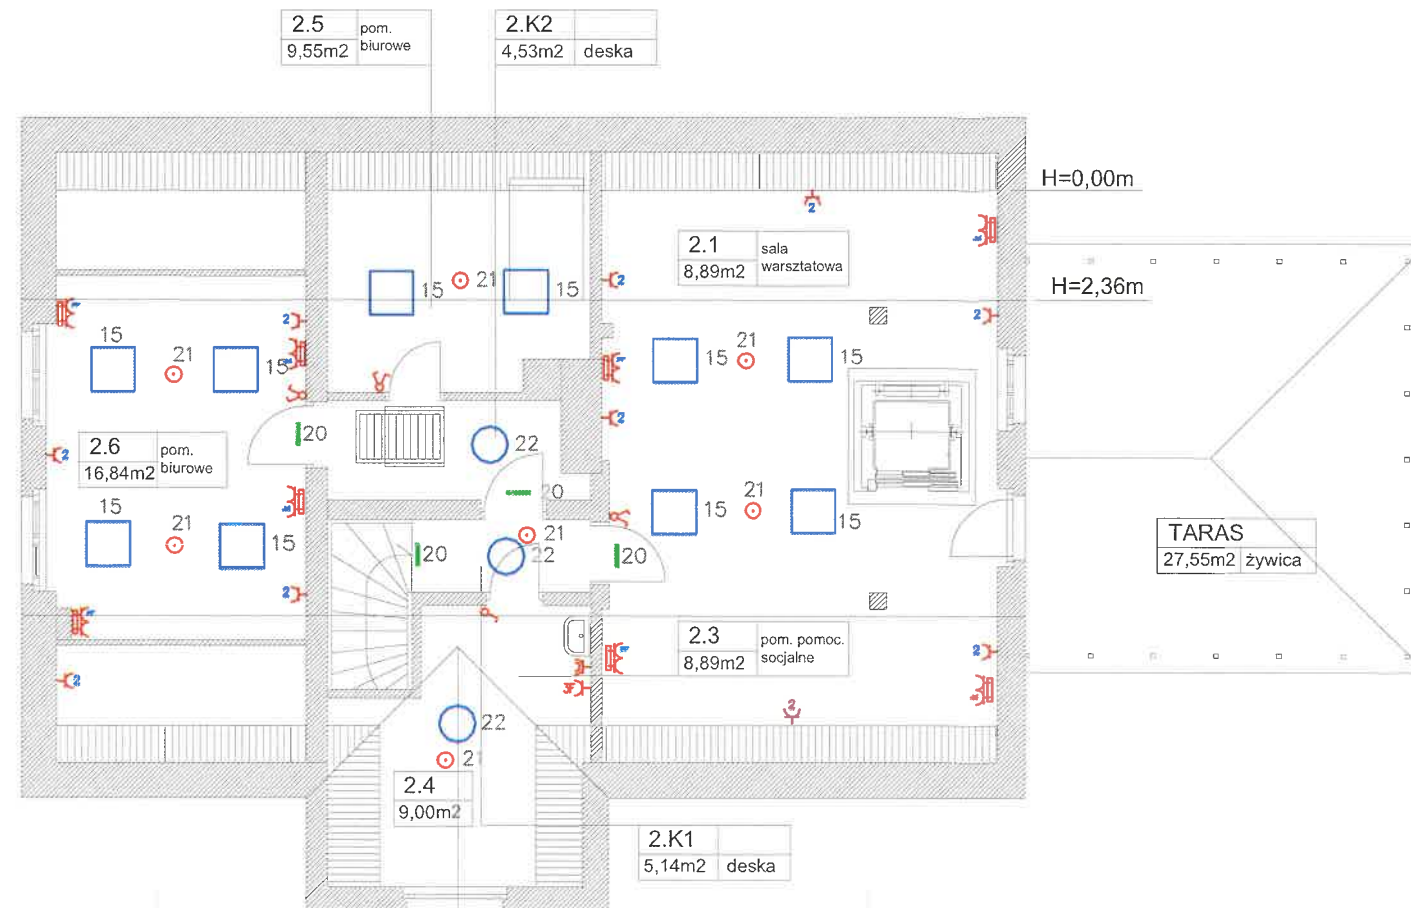

- OZNACZENIA:
- gniazdo poj./podw zu
  - gniazdo poj./podw zu IP44
  - zestaw gniazd komp.-sieć
  - puszka 3-faz do pieca
  - wyłącznik pojedynczy
  - wyłącznik świecznikowy


- 10 OPRAWA D330
- 15 OPRAWA 595x595
- 19 OPRAWA D1200
- 20 OPRAWA EWAKUACYJNA 1W/E
- 21 OPRAWA AWARYJNA 1W/E

Biuro Miejskiego Konserwatora Zabytków  
załącznik do postanowienia / decyzji  
znak BHKE.4125.2.62.2024.54  
z dnia 09.09.2024  
Warunki w treści decyzji / postanowienia

**REMONT  
I PRZEBUDOWA POMIESZCZEŃ**

| PROJEKT<br>ARCHITEKTONICZNO BUDOWLANY                                                                         |                  |                                                                                       |
|---------------------------------------------------------------------------------------------------------------|------------------|---------------------------------------------------------------------------------------|
| RENOWACJA BUDYNKU "GENERAŁÓWKI"<br>PRZY UL. PRZEDZAMCZE 3 W TORUNIU<br>TEREN DZIAŁKI NR 140 /1 W OBRĘBIE 0016 |                  |                                                                                       |
| INWESTOR:                                                                                                     |                  |                                                                                       |
| GMINA MIASTA TORUŃ DZIAŁAJĄCA PRZEZ<br>TORUŃSKĄ AGENDĘ KULTURY, TORUŃ, UL. KONOPNICKIEJ                       |                  |                                                                                       |
| JEDNOSTKA PROJEKTOWA:                                                                                         |                  |                                                                                       |
| PRZEDSIĘBIORSTWO USŁUGOWE WIESŁAW ROSIŃSKI<br>87-100 TORUŃ, UL. GUSTAWA MORCINKA 1 /18                        |                  |                                                                                       |
| OPRACOWAŁ:                                                                                                    |                  |                                                                                       |
| PROJEKTANT                                                                                                    | UPRAWNIENIA NR   | PODPIS                                                                                |
| mgr inż.<br>Antoni Rybarczyk                                                                                  | PDL/0071/PWBE/20 |  |
| RYSUNEK NR: <b>E3</b> SKALA: <b>1:100</b>                                                                     |                  |                                                                                       |
| <b>RZUT PIĘTRA</b>                                                                                            |                  |                                                                                       |
| DATA OPRACOWANIA. <b>SIERPIEŃ 2024</b>                                                                        |                  |                                                                                       |

OZNACZENIA:  
gniazdo poj./podw. zu  
wyłącznik pojedynczy  
10 OPRAWA Ø330

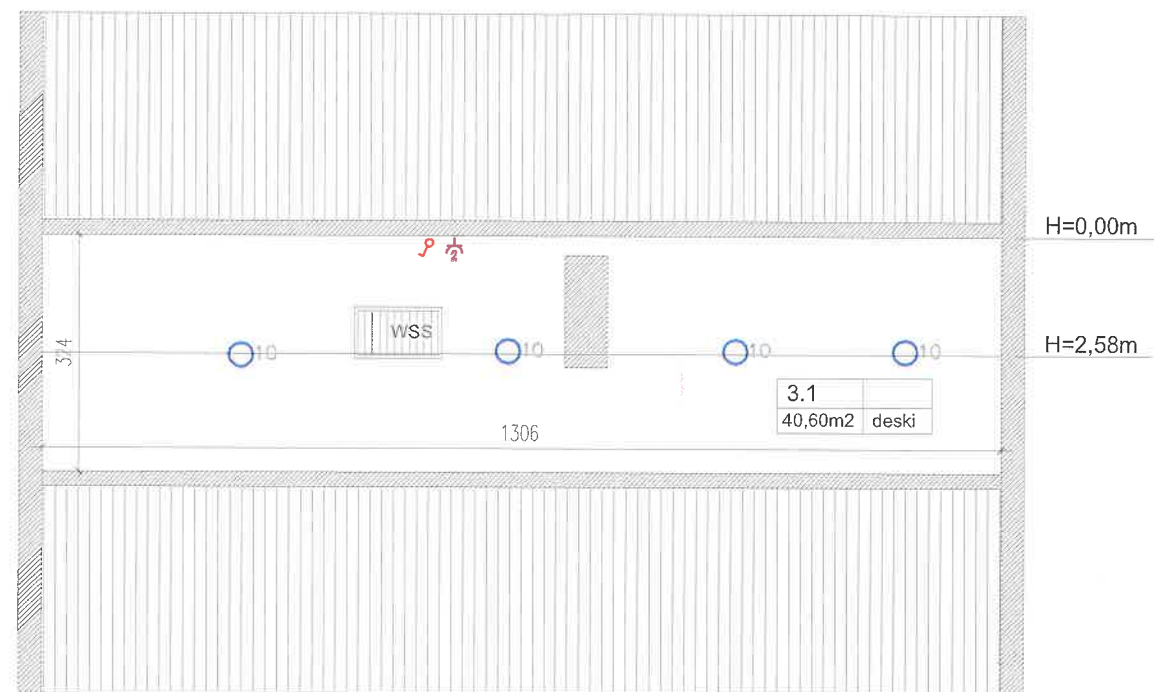


ZMIANA SPOSOBU  
UŻYTKOWANIA POMIESZCZENIA  
STRYCHOWEGO NA MAGAZYN

|                                                                                                                                            |                  |        |
|--------------------------------------------------------------------------------------------------------------------------------------------|------------------|--------|
| <b>PROJEKT TECHNICZNY</b><br>RENOWACJA BUDYNKU "GENERAŁÓWKI"<br>PRZY UL. PRZEDZAMCZE 3 W TORUNIU<br>TEREN DZIAŁKI NR 140 /1 W OBRĘBIE 0016 |                  |        |
| INWESTOR:                                                                                                                                  |                  |        |
| GMINA MIASTA TORUŃ DZIAŁAJĄCA PRZES<br>TORUŃSKĄ AGENDĘ KULTURY, TORUŃ, UL. KONOPNICKIEJ                                                    |                  |        |
| JEDNOSTKA PROJEKTOWA:                                                                                                                      |                  |        |
| PRZEDSIĘBIORSTWO USŁUGOWE WIESŁAW ROSIŃSKI<br>87-100 TORUŃ, UL. GUSTAWA MORCINKA 1 /18                                                     |                  |        |
| OPRACOWAŁ:                                                                                                                                 |                  |        |
| PROJEKTANT                                                                                                                                 | UPRAWNIENIA NR   | PODPIS |
| mgr inż.<br>Antoni Rybarczyk                                                                                                               | PDL/0071/PWBE/20 | AR     |
| RYSUNEK NR: <b>E4</b> SKALA: <b>1:100</b>                                                                                                  |                  |        |
| <b>RZUT STRYCHU</b>                                                                                                                        |                  |        |
| DATA OPRACOWANIA: <b>SIERPIEŃ 2024</b>                                                                                                     |                  |        |

OZNACZENIA:

 Ciepła p. pod. optyczno-termiczna

 Ciepła ruchu

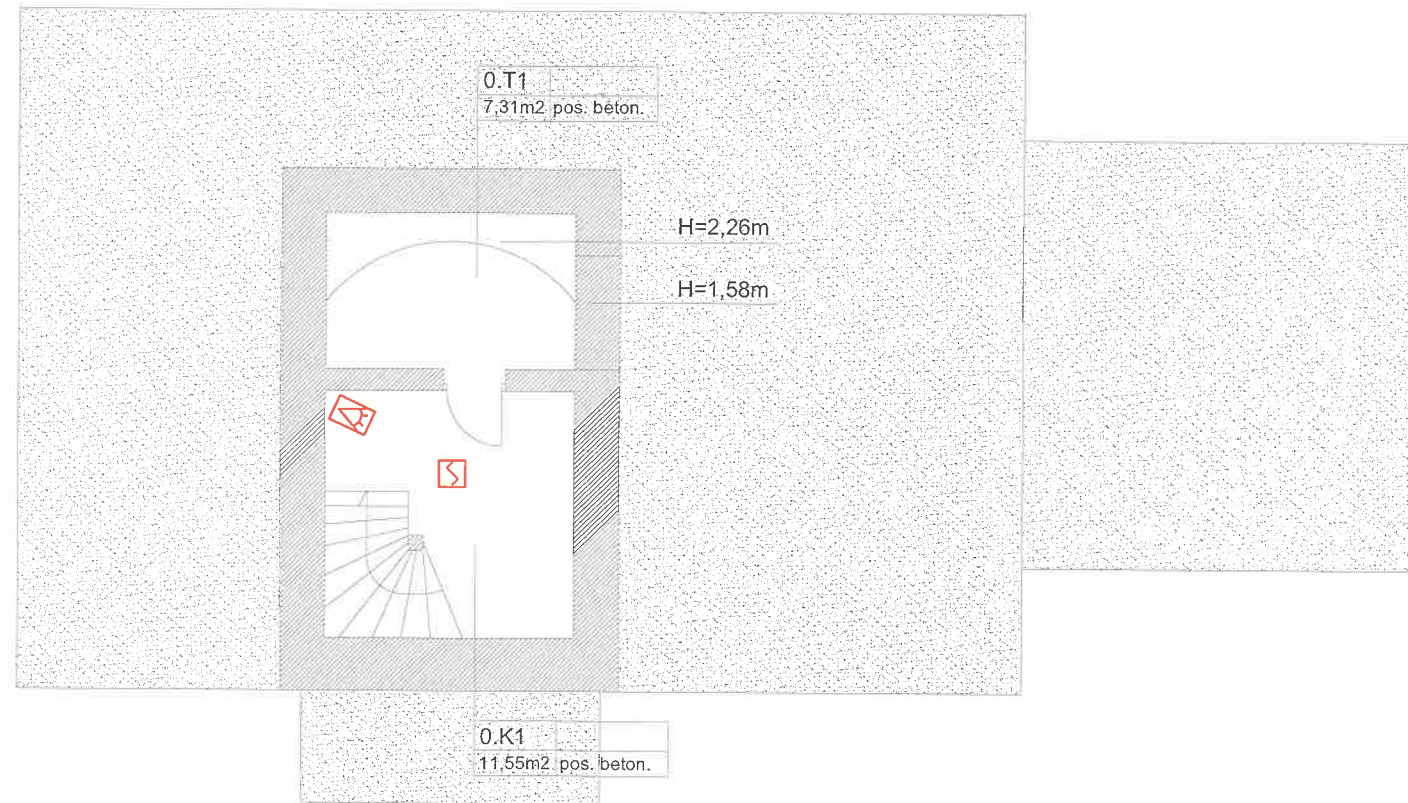

POMIESZCZENIA PIWNICZNE BEZ ZMIAN

**PROJEKT TECHNICZNY**  
**RENOWACJA BUDYNKU "GENERAŁÓWKI"**  
**PRZY UL. PRZEDZAMCZE 3 W TORUNIU**  
**TEREN DZIAŁKI NR 140 /1 W OBRĘBIE 0016**

INWESTOR:

GMINA MIASTA TORUŃ DZIAŁAJĄCA PRZES  
TORUŃSKĄ AGENDĘ KULTURY, TORUŃ, UL. KONOPNICKIEJ

JEDNOSTKA PROJEKTOWA:

PRZEDSIĘBIORSTWO USŁUGOWE WIESŁAW ROSIŃSKI  
87-100 TORUŃ, UL. GUSTAWA MORCINKA 1 /18

OPRACOWAŁ:

| PROJEKTANT                   | UPRAWNIENIA NR   | PODPIS                                                                                |
|------------------------------|------------------|---------------------------------------------------------------------------------------|
| mgr inż.<br>Antoni Rybarczyk | PDL/0071/PWBE/20 |  |

RYSUNEK NR: **E5**

SKALA: **1:100**

**RZUT PIWNICY**

DATA OPRACOWANIA: **SIERPIEŃ 2024**

OZNACZENIA:


Czujka p. poż. optyczno-termiczna

Czujka ruchu

CSWN Centrala systemu wstrząsania i napadu oraz p. poż.

Manipulator systemu SSNIN oraz p. poż.

Wyłącznik główny prądu

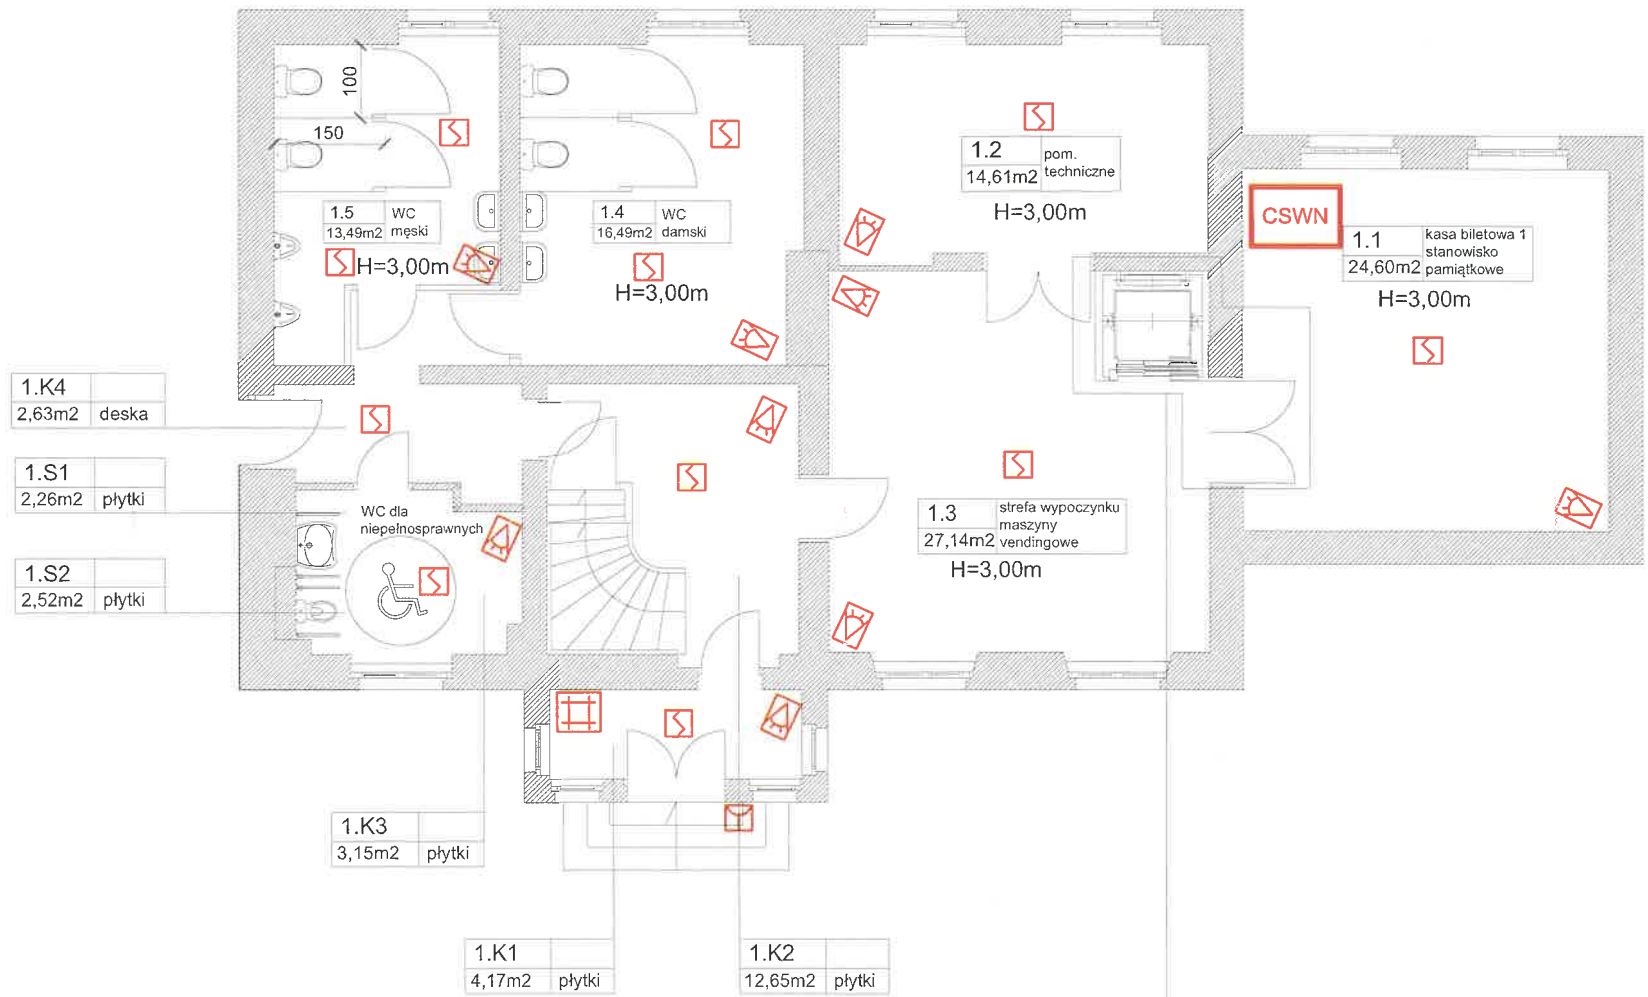

Obszar zmian projektu  
montaż windy dwuprzystankowej

REMONT POMIESZCZEŃ  
Z PRZEBUDOWĄ SANITARIATÓW  
DLA OSÓB NIEPEŁNOSPRAWNYCH

PROJEKT  
ARCHITEKTONICZNO BUDOWLANY

RENOWACJA BUDYNKU "GENERAŁÓWKI"  
PRZY UL. PRZEDZAMCZE 3 W TORUNIU  
TEREN DZIAŁKI NR 140 /1 W OBRĘBIE 0016

INWESTOR:

GMINA MIASTA TORUŃ DZIAŁAJĄCA PRZES  
TORUŃSKĄ AGENDĘ KULTURY, TORUŃ, UL. KONOPNICKIEJ

JEDNOSTKA PROJEKTOWA:

PRZEDSIĘBIORSTWO USŁUGOWE WIESŁAW ROSIŃSKI  
87-100 TORUŃ, UL. GUSTAWA MORCINKA 1 /18


OPRACOWAŁ:

| PROJEKTANT                   | UPRAWNIENIA NR   | PODPIS |
|------------------------------|------------------|--------|
| mgr inż.<br>Antoni Rybarczyk | PDL/0071/PWBE/20 |        |

RYSUNEK NR: E6 SKALA: 1:100

RZUT PARTERU

DATA OPRACOWANIA: SIERPIEŃ 2024

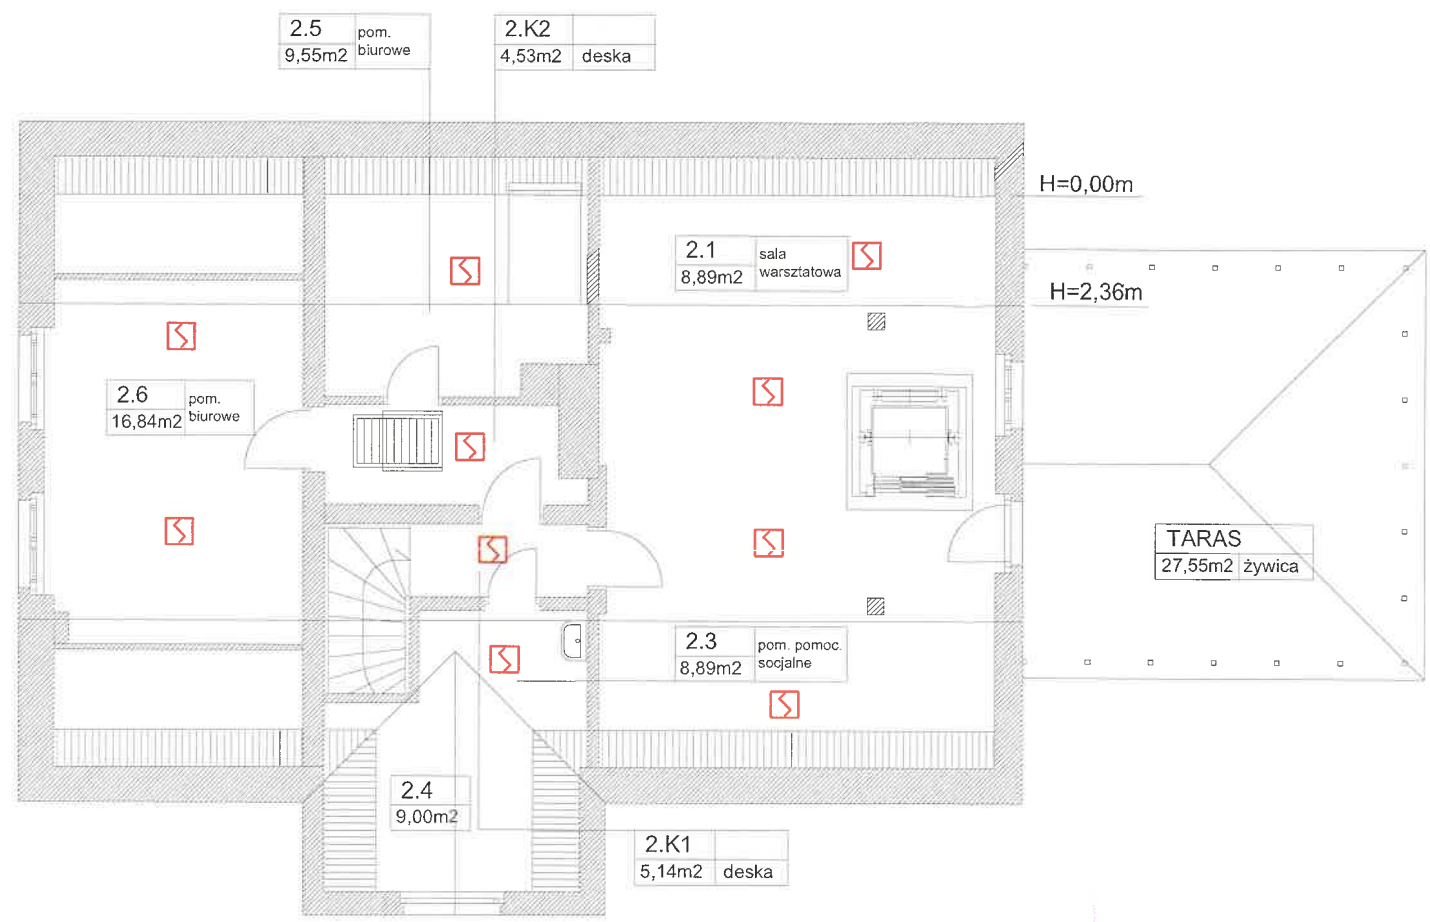


- OZNACZENIA:
- Czujka p. poz. optyczno-termiczna
  - Czujka ruchu

REMONT  
I PRZEBUDOWA POMIESZCZEŃ

| PROJEKT<br>ARCHITEKTONICZNO BUDOWLANY                                                                         |                  |              |
|---------------------------------------------------------------------------------------------------------------|------------------|--------------|
| RENOWACJA BUDYNKU "GENERAŁÓWKI"<br>PRZY UL. PRZEDZAMCZE 3 W TORUNIU<br>TEREN DZIAŁKI NR 140 /1 W OBRĘBIE 0016 |                  |              |
| INWESTOR:                                                                                                     |                  |              |
| GMINA MIASTA TORUŃ DZIAŁAJĄCA PRZECZ<br>TORUŃSKĄ AGENDĘ KULTURY, TORUŃ, UL. KONOPNICKIEJ                      |                  |              |
| JEDNOSTKA PROJEKTOWA:                                                                                         |                  |              |
| PRZEDSIĘBIORSTWO USŁUGOWE WIESŁAW ROSIŃSKI<br>87-100 TORUŃ, UL. GUSTAWA MORCINKA 1 /18                        |                  |              |
| OPRACOWAŁ:                                                                                                    |                  |              |
| PROJEKTANT                                                                                                    | UPRAWNIENIA NR   | PODPIS       |
| mgr inż.<br>Antoni Rybarczyk                                                                                  | PDL/0071/PWBE/20 |              |
|                                                                                                               |                  |              |
| RYSUNEK NR: E7                                                                                                |                  | SKALA: 1:100 |
| RZUT PIĘTRA                                                                                                   |                  |              |
| DATA OPRACOWANIA: SIERPIEŃ 2024                                                                               |                  |              |

OZNACZENIA:

 Ciepła p. pod. optyczno-termiczna

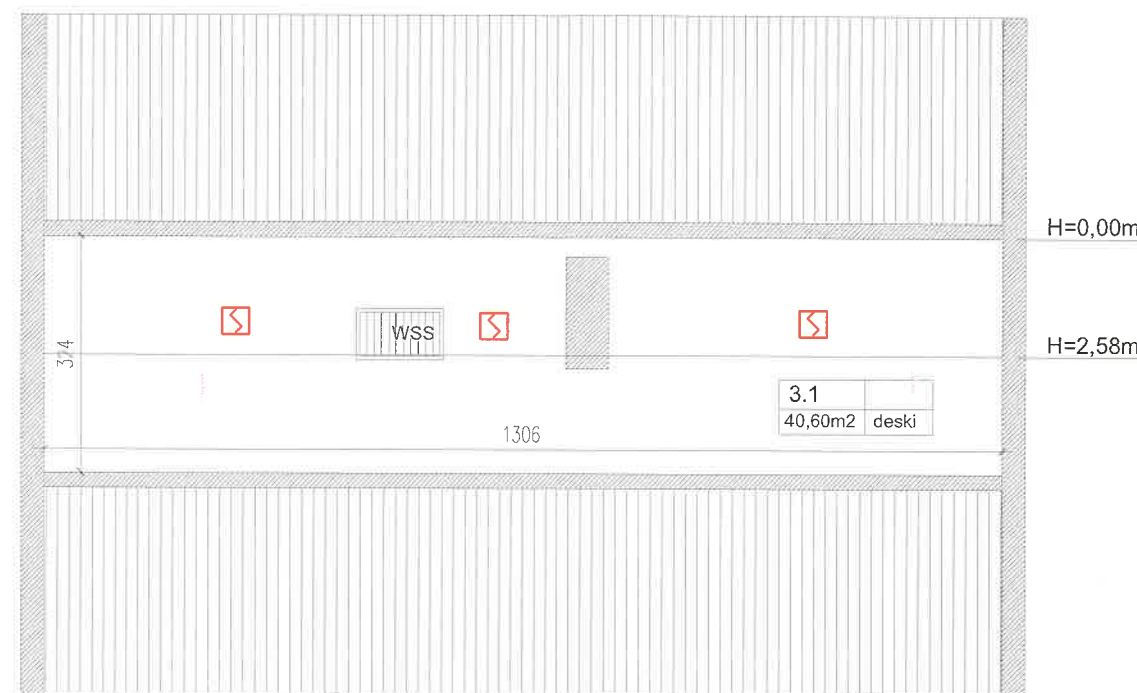

**ZMIANA SPOSOBU  
UŻYTKOWANIA POMIESZCZENIA  
STRYCHOWEGO NA MAGAZYN**

**PROJEKT TECHNICZNY**

RENOWACJA BUDYNKU "GENERAŁÓWKI"  
PRZY UL. PRZEDZAMCZE 3 W TORUNIU  
TEREN DZIAŁKI NR 140 /1 W OBRĘBIE 0016

**INWESTOR:**

GMINA MIASTA TORUŃ DZIAŁAJĄCA PRZES  
TORUŃSKĄ AGENDĘ KULTURY, TORUŃ, UL. KONOPNICKIEJ

**JEDNOSTKA PROJEKTOWA:**

PRZEDSIĘBIORSTWO USŁUGOWE WIESŁAW ROSIŃSKI  
87-100 TORUŃ, UL. GUSTAWA MORCINKA 1 /18

**OPRACOWAŁ:**

| PROJEKTANT                   | UPRAWNIENIA NR   | PODPIS                                                                                |
|------------------------------|------------------|---------------------------------------------------------------------------------------|
| mgr inż.<br>Antoni Rybarczyk | PDL/0071/PWBE/20 |  |
|                              |                  |                                                                                       |

RYSUNEK NR: **E8**

SKALA: **1:100**

**RZUT STRYCHU**

DATA OPRACOWANIA: **SIERPIEŃ 2024**